




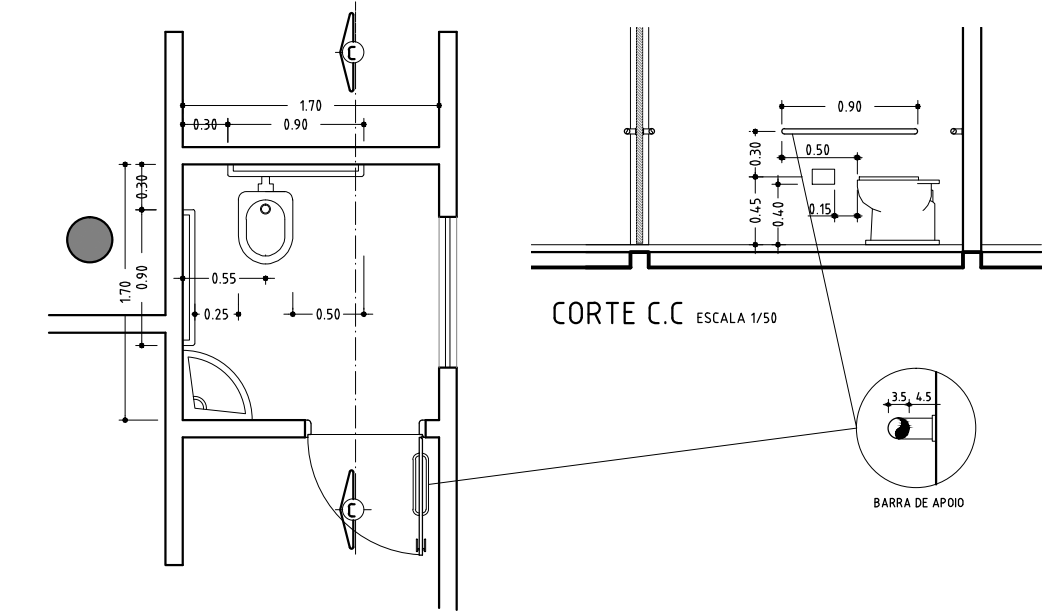


DETALHE BANHEIRO PARA DEFICIENTES FÍSICOS
ESCALA 1/50

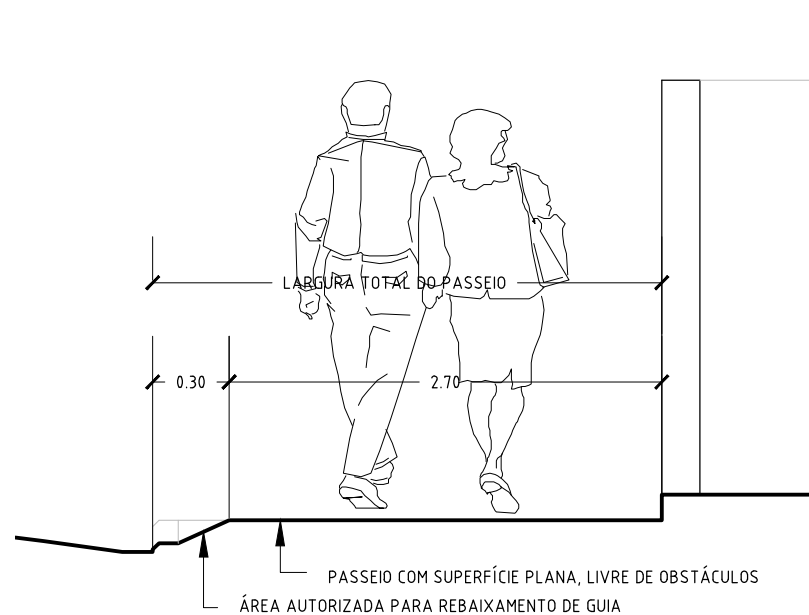


CALÇADA SITUÇÃO S/ ESCALA

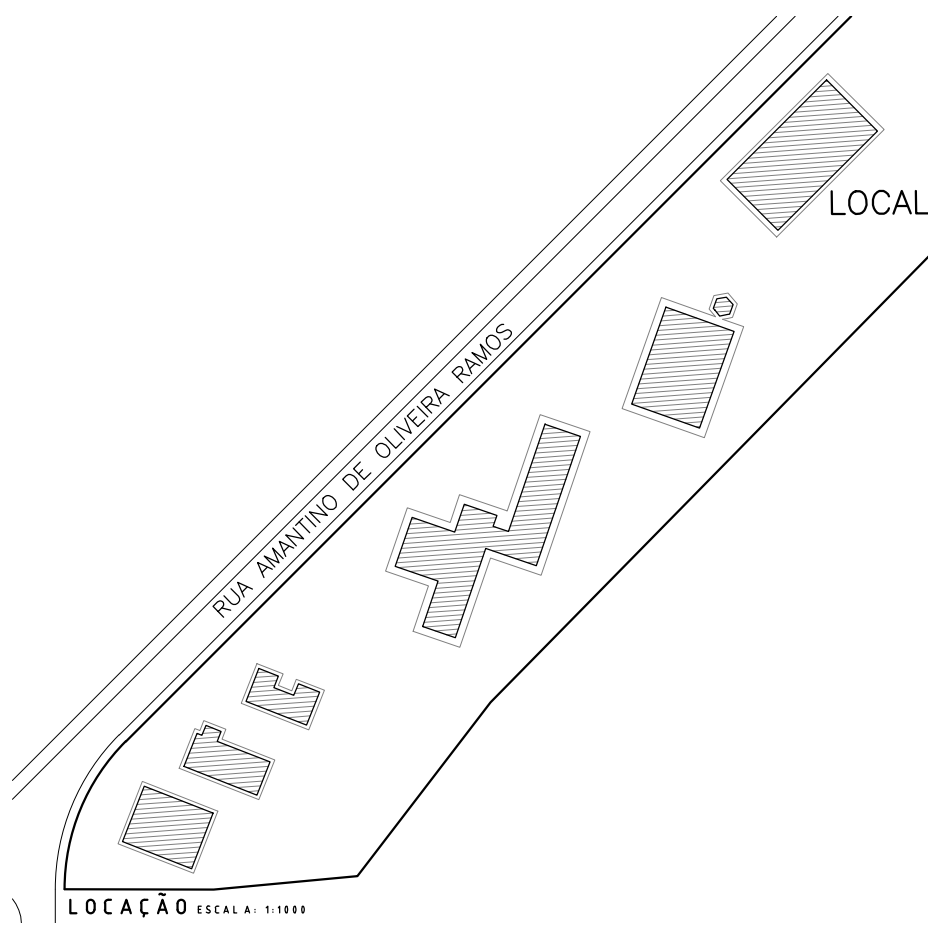


LOCALIZAÇÃO ESCALA 1/1000

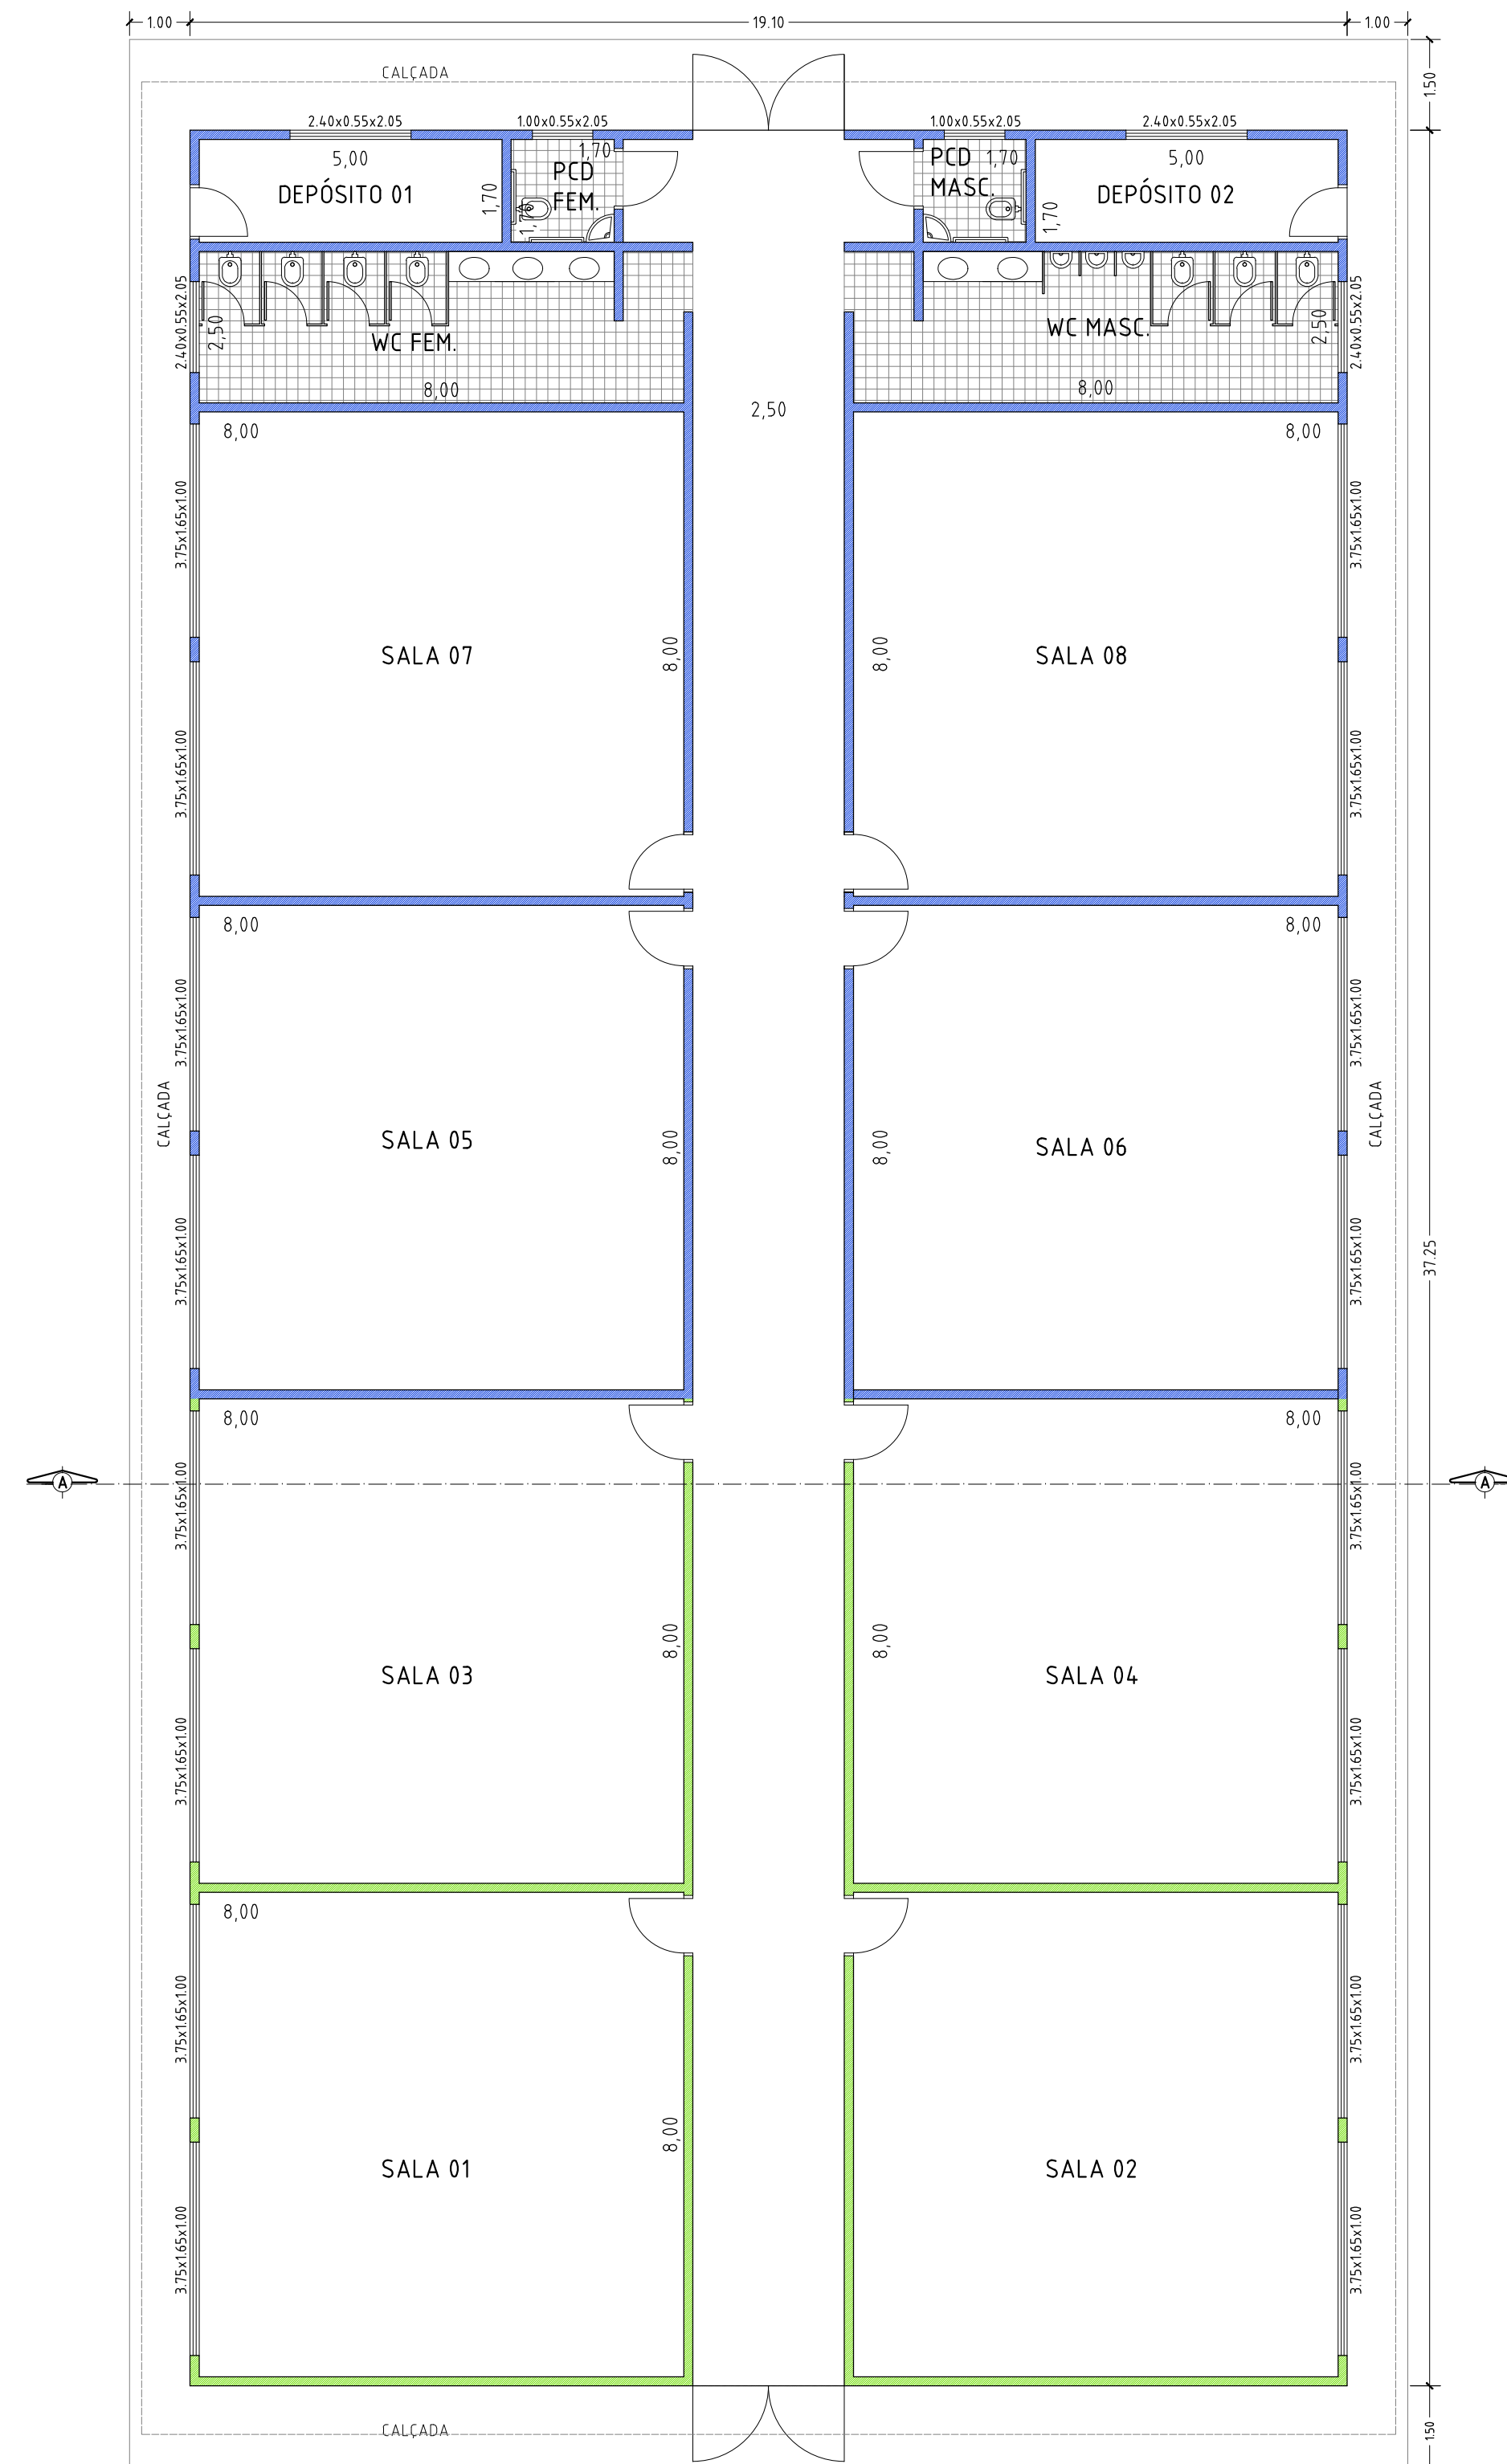


PLANTA BAIXA ESCALA 1:100

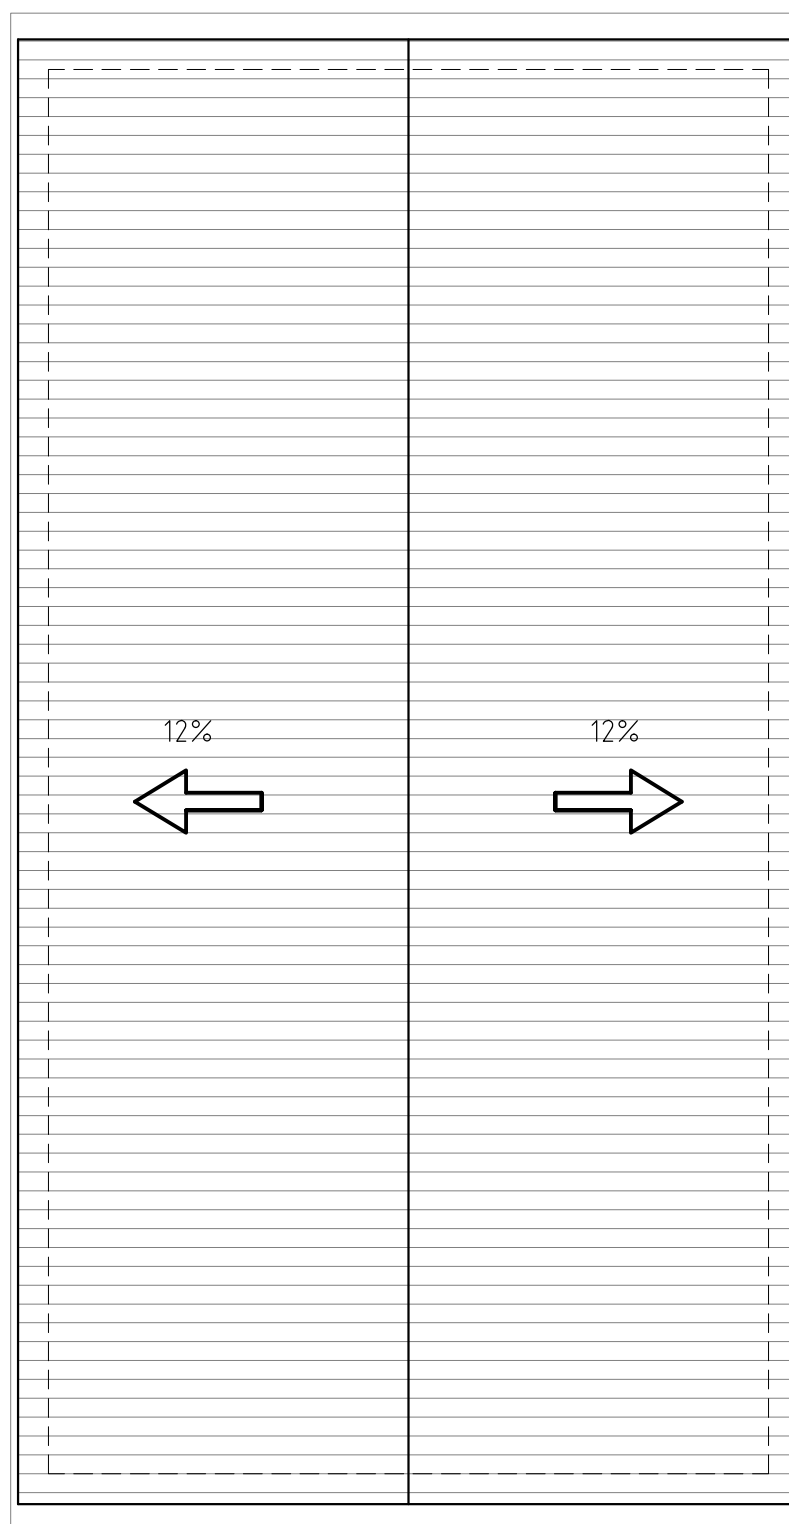

PROJEÇÃO COBERTURA
SEM ESCALA

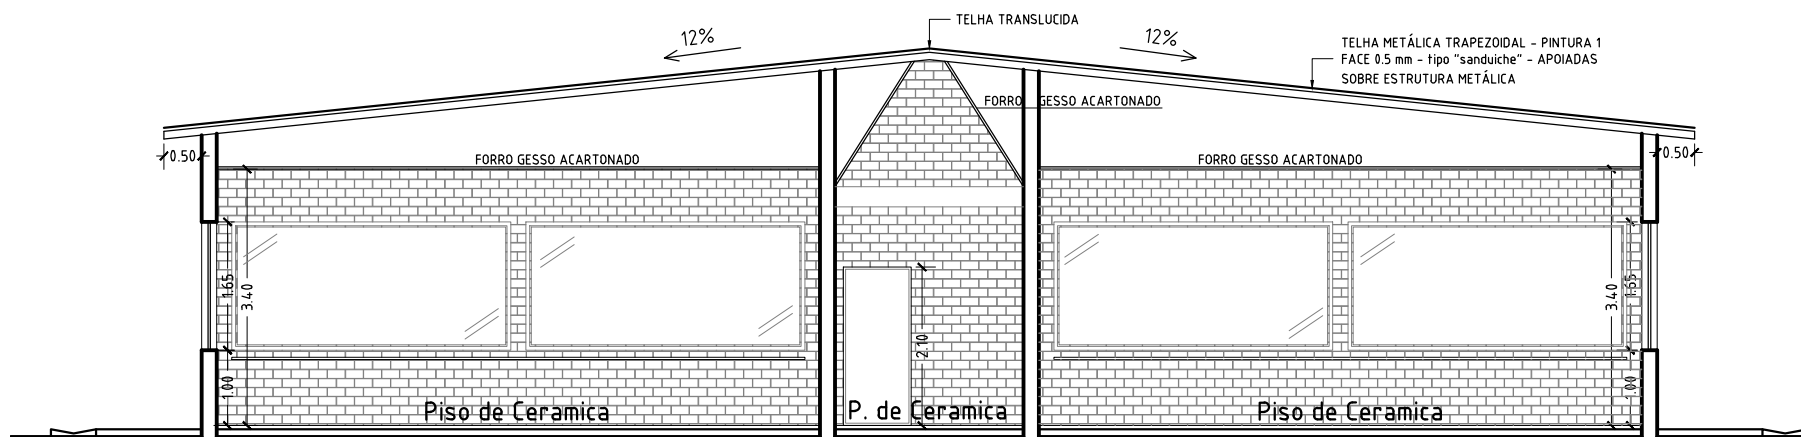

Corte A.A ESCALA 1/100

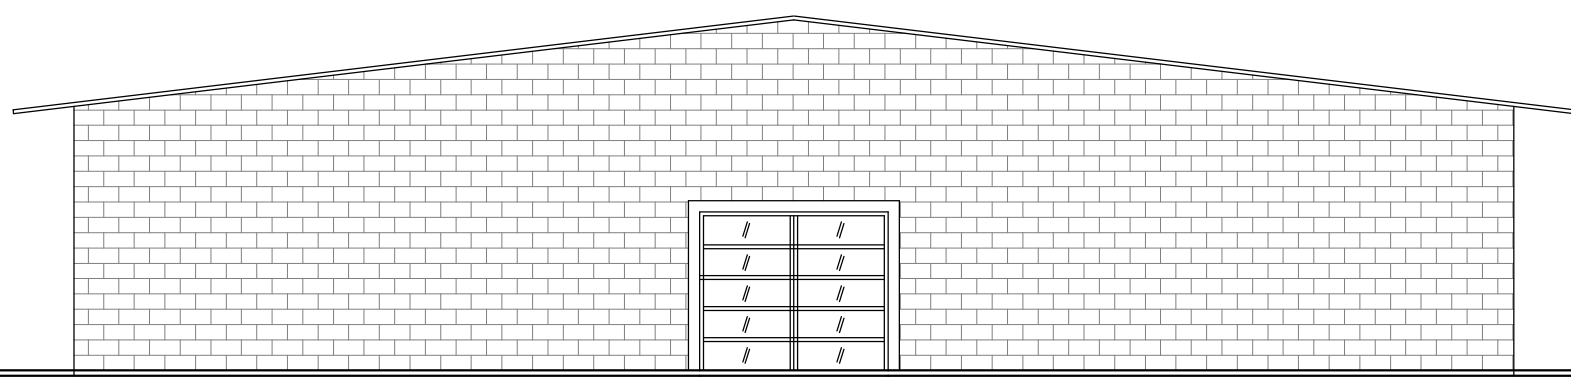


ELEVACÃO
SEM ESCALA

ESCALA GRAFICA
0 1 2 3 4 5
ESCALA 1 / 100


1ª FASE 2ª FASE

LEGENDA
— Ø 25m/m
— Ø 50m/m

ISOMÉTRICO

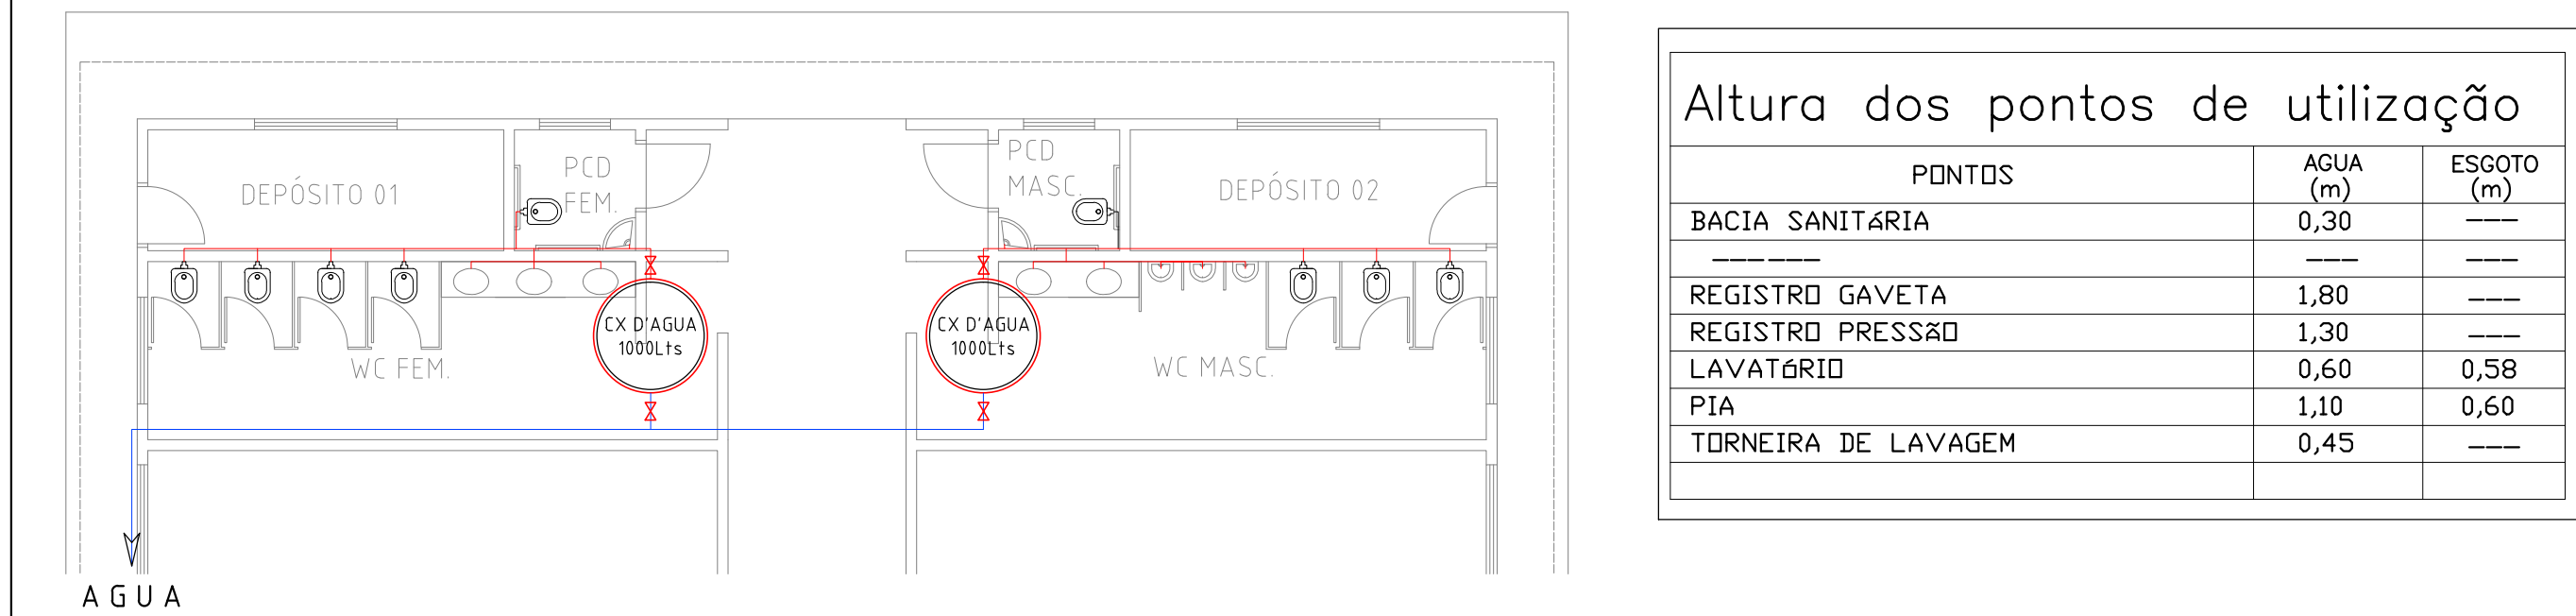


ÁGUA

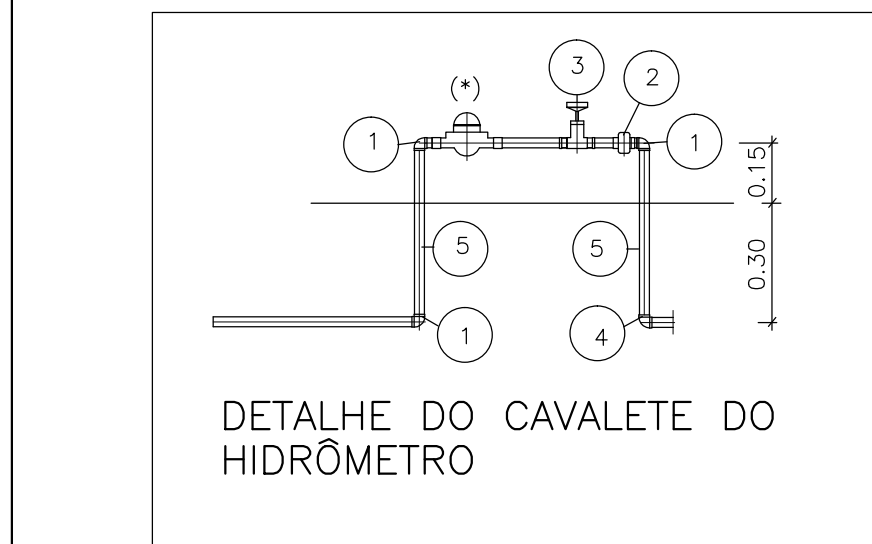

DETALHE DO CAVALETE DO
HIDRÔMETRO

OBSERVAÇÕES:


NÃO ESTÁ CONTEMPLADO O ESTUDO DE IMPLANTAÇÃO DA OBRA (TERRAPLENAGEM)
NECESSÁRIA A PREVISÃO DE SONDAGEM DO TERRENO
ATENTAR PARA ACESSIBILIDADE UNIVERSAL DA EDIFICAÇÃO E LEGISLAÇÃO DO CORPO DE BOMBEIROS (AFASTAMENTO ENTRE OS PRÉDIOS)

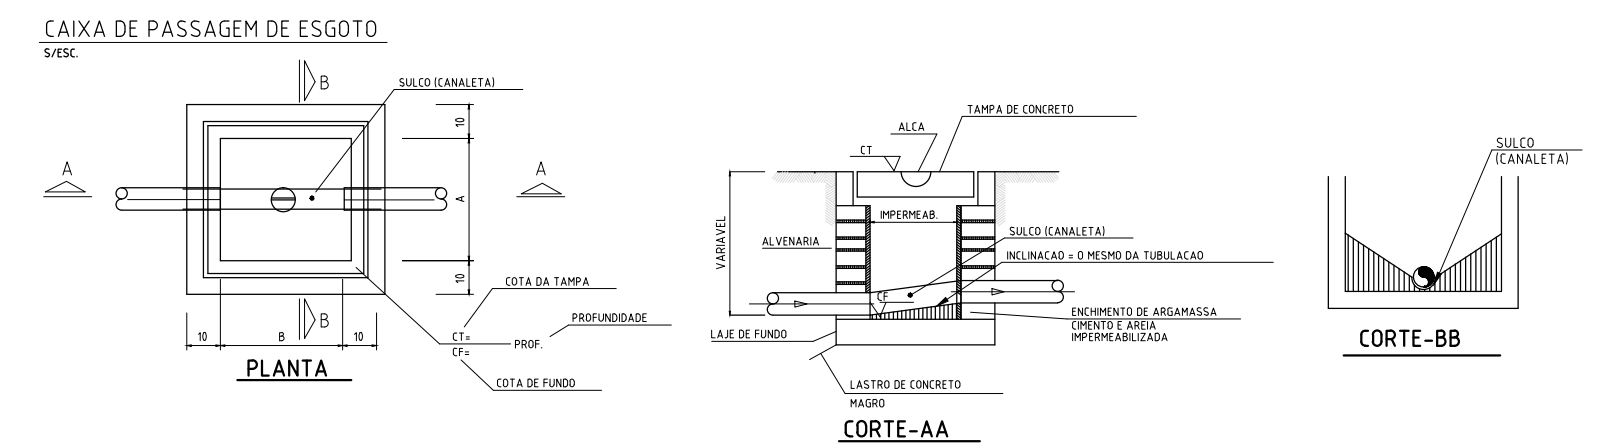

CAIXA DE PASSAGEM DE ESGOTO

PLANTA

CORTE-AA

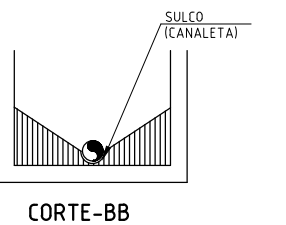

CORTE-BB

especificações dos materiais
1-água fria:
*pvc: tubos e conexões rígidos, marrom 25m/m
conforme a NBR-5648.
2-esgoto:
*pvc: tubos e conexões rígidos, brancos, 100m/m e 50m/m
conforme a NBR-5648.

N	Q	DESCRICAO -- HIDROMETRO
01	03	COTOVELO 90° FERRO GALVANIZADO Ø3/4" CLASSE 150 lbs.
02	01	NIPLE DUPLO DE FERRO GALVANIZADO Ø3/4" CLASSE 150 lbs.
03	01	REGISTRO DE GAVETA Ø3/4" ACABAMENTO BRUTO
04	01	COTOVELO PVC SRM. AZUL, DN 25 mm x Ø3/4"
05	15	TUBO DE FERRO GALVANIZADO DN Ø3/4" EM METROS

NOTA: - A CRITÉRIO DA CONCESSIONÁRIA LOCAL, OS ITENS DE Nº 01 À 05 PODEM SER SUBSTITUÍDOS POR COMPONENTES EM PVC OU POLIPROPILENO
DIMENSÕES DO ABRIGO 0,50 X 0,45 X 0,25 m INTERNO

Altura dos pontos de utilização

PONTOS	ÁGUA (m)	ESGOTO (m)
BACIA SANITÁRIA	0,30	---
REGISTRO GAVETA	1,80	---
REGISTRO PRESSÃO	1,30	---
LAVATÓRIO	0,60	0,58
PIA	1,10	0,60
TORNEIRA DE LAVAGEM	0,45	---