




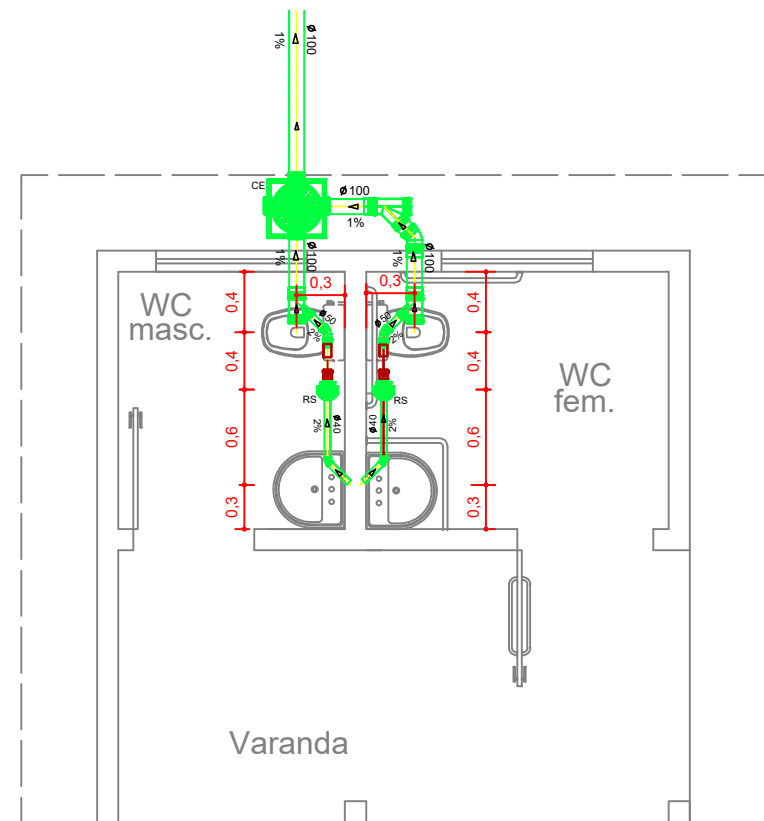

PLANTA DE ESGOTO
ESCALA: 1/50

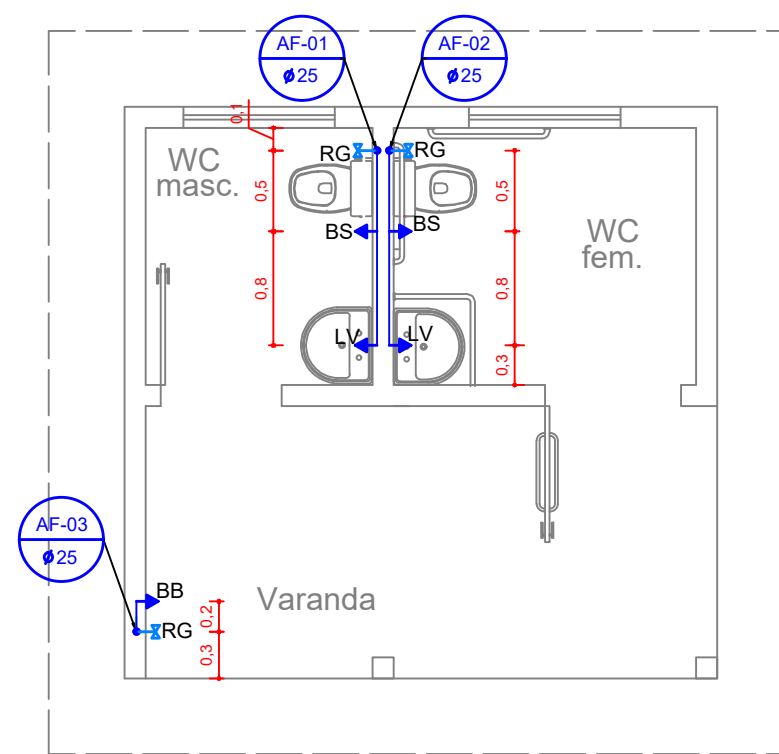


PLANTA DE ÁGUA FRIA
ESCALA: 1/50

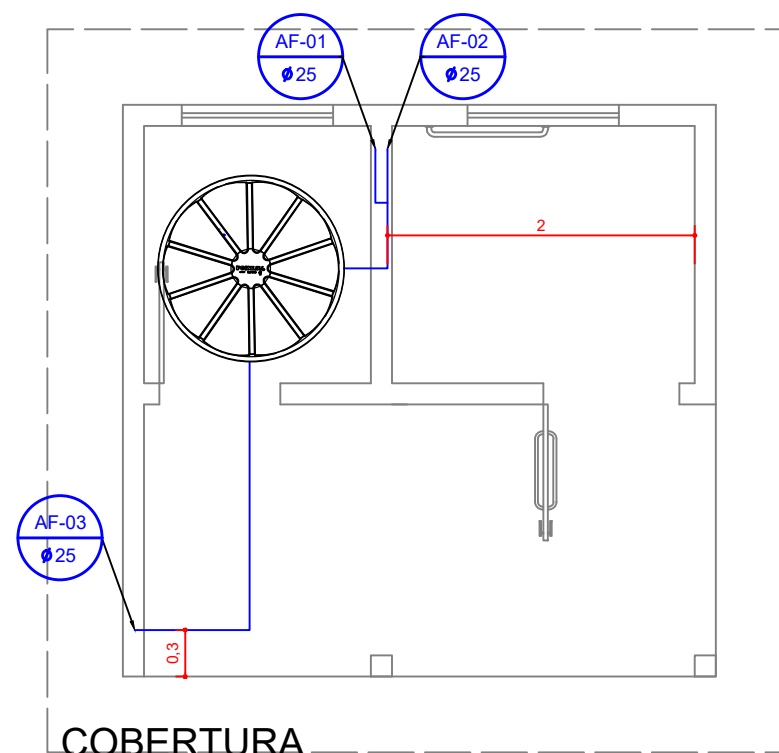

COBERTURA
ESCALA: 1/50

ISOMÉTRICA

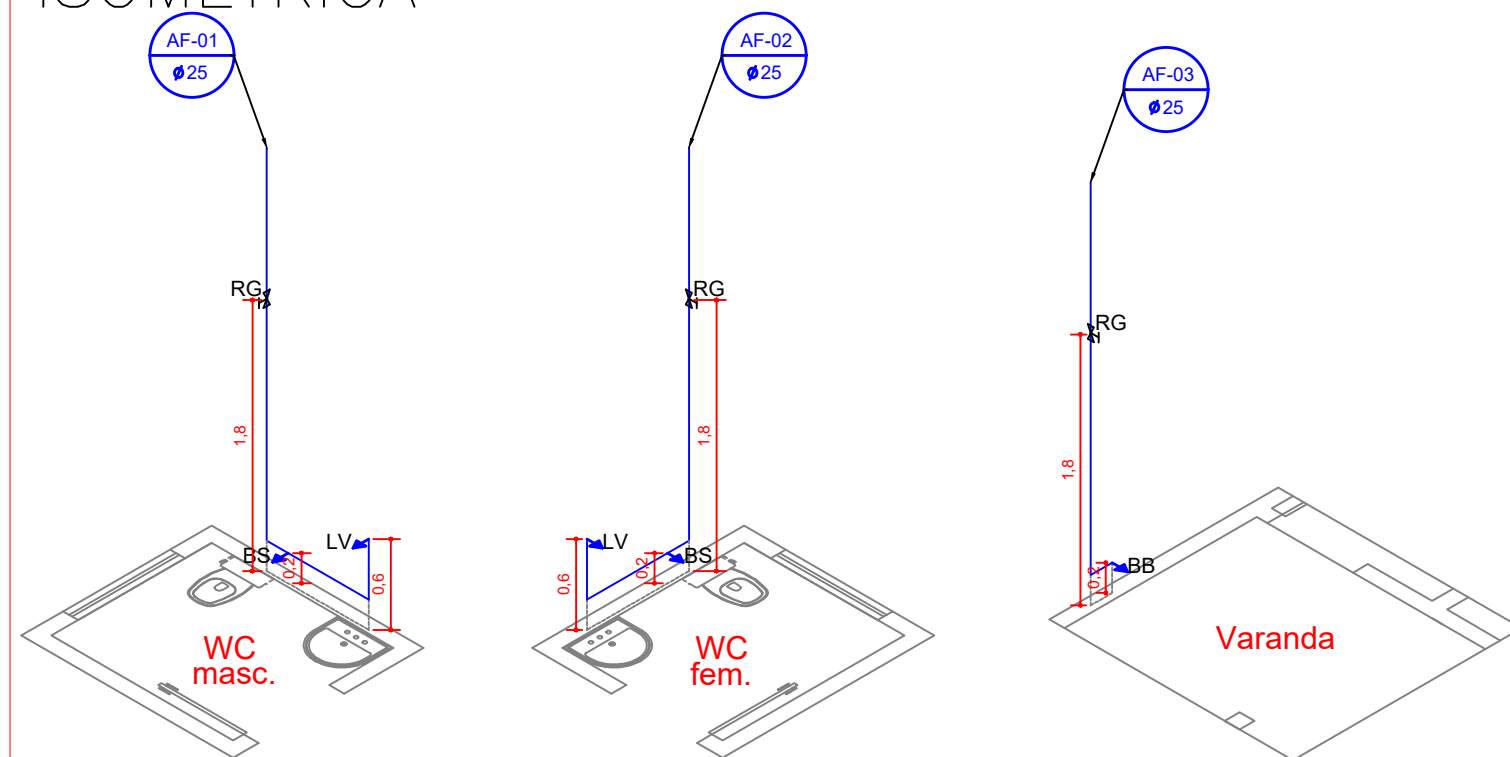

LEGENDA


- ÁGUA FRIA (AF)
- ESGOTO
- VENTILAÇÃO
- PONTO DE ÁGUA FRIA

PONTOS DE USO

- LV LAVATORIO
- BS BACIA SANITÁRIA
- TQ TANQUE
- MI MICTORIO

Legenda

- Caixa Sifonada
- Caixas de passagem
- Ralo Sifonado
- Joelho 45
- Joelho 90
- Junção simples
- Junção simples c/ redução
- Lavatório com sifão
- Ramais de Ventilação
- Redução excêntrica- superior
- Vaso Sanitário c/ curva 90°

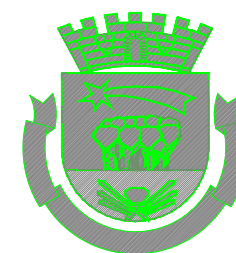

DEPARTAMENTO DE ENGENHARIA E PROJETOS

Dr. JULIO F. GALVÃO DIAS
PREFEITO MUNICIPAL

ARQ: EDUARDO CANEPA
CAU: A5134-9

OBSERVAÇÕES

APROVAÇÃO

Nº	DATA	FEITO	VERIF.	APROVADO

ATUALIZAÇÃO



SECRETARIA MUNICIPAL DE PLANEJAMENTO

OBRA:

DEALHES CONSTRUTIVOS
HIDROSANITARIO
E S C A L A INDICADA